


kondygnacja techniczna blok D

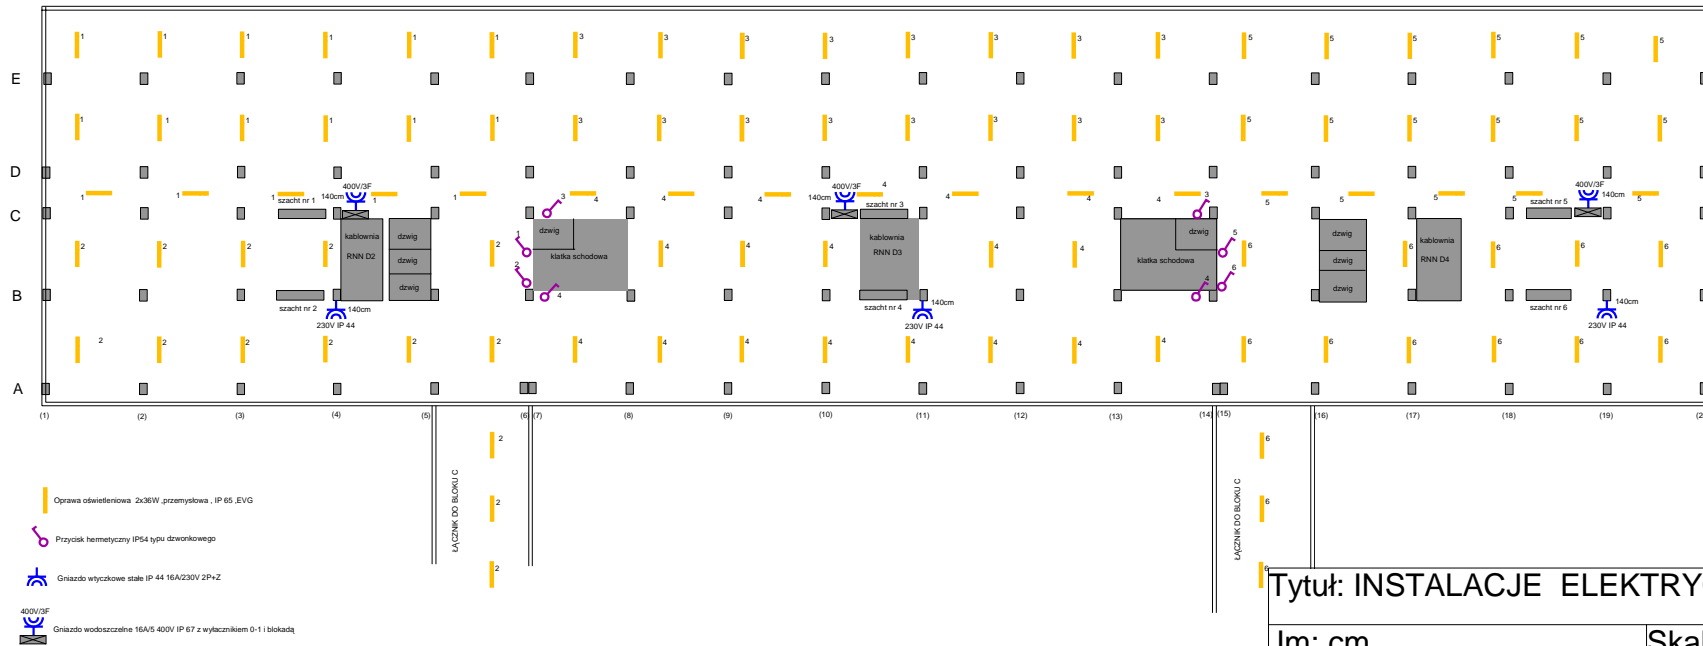

Tytuł: INSTALACJE ELEKTRYCZNE

Jm: cm

Skala: 1:500

Wykonał:

Sprawdził:

Data wykonania:
21-03-2017

Opis:
BLOK D KONDYGNACJA
(-2)